

PROGETTO PER AMPLIAMENTO
DELLA SCUOLA MATERNA
IN VIA BELL VILLE n. 8
"NUOVI PROGETTI DI INTERVENTI"

Codice generale	Codice dell'opera	Lotto	Livello di progettazione	Area di progettazione	Numero elaborato	Tipo documento	Versione
Abri	008	0	PD	A	012	planie prosp sez	0-15

IL SINDACO :
Ilario MERLO

IL RESPONSABILE DEL SERVIZIO TECNICO:
Geom. Vilma FALCO

IL PROGETTISTA:
Dott. Ing. Valter Ripamonti

Studio Tecnico Dott. Ing. Valter Ripamonti - Via Tessere n° 25 - 10064 Pinerolo - (TO)
Tel 0121/77445 - Fax 0121/375733 - E-Mail: segreteria@ripamontistudio.com - tecnico@ripamontistudio.com


PROGETTO PRELIMINARE - DEFINITIVO

OGGETTO
PIANTE PROSPETTI E SEZIONI
IN PROGETTO


VERS.	MODIFICHE	DATA	DISEGNATORE	SCALA
0	Prima consegna	Aprile 2015	VB	1:100
3				
4				
5				

- LEGENDA
- OPERE IN PROGETTO
 - PAVIMENTAZIONI IN PROGETTO
 - ★ IMPIANTO DI VENTILAZIONE FORZATA


PIANTA PIANO TERRA
Scala 1:100

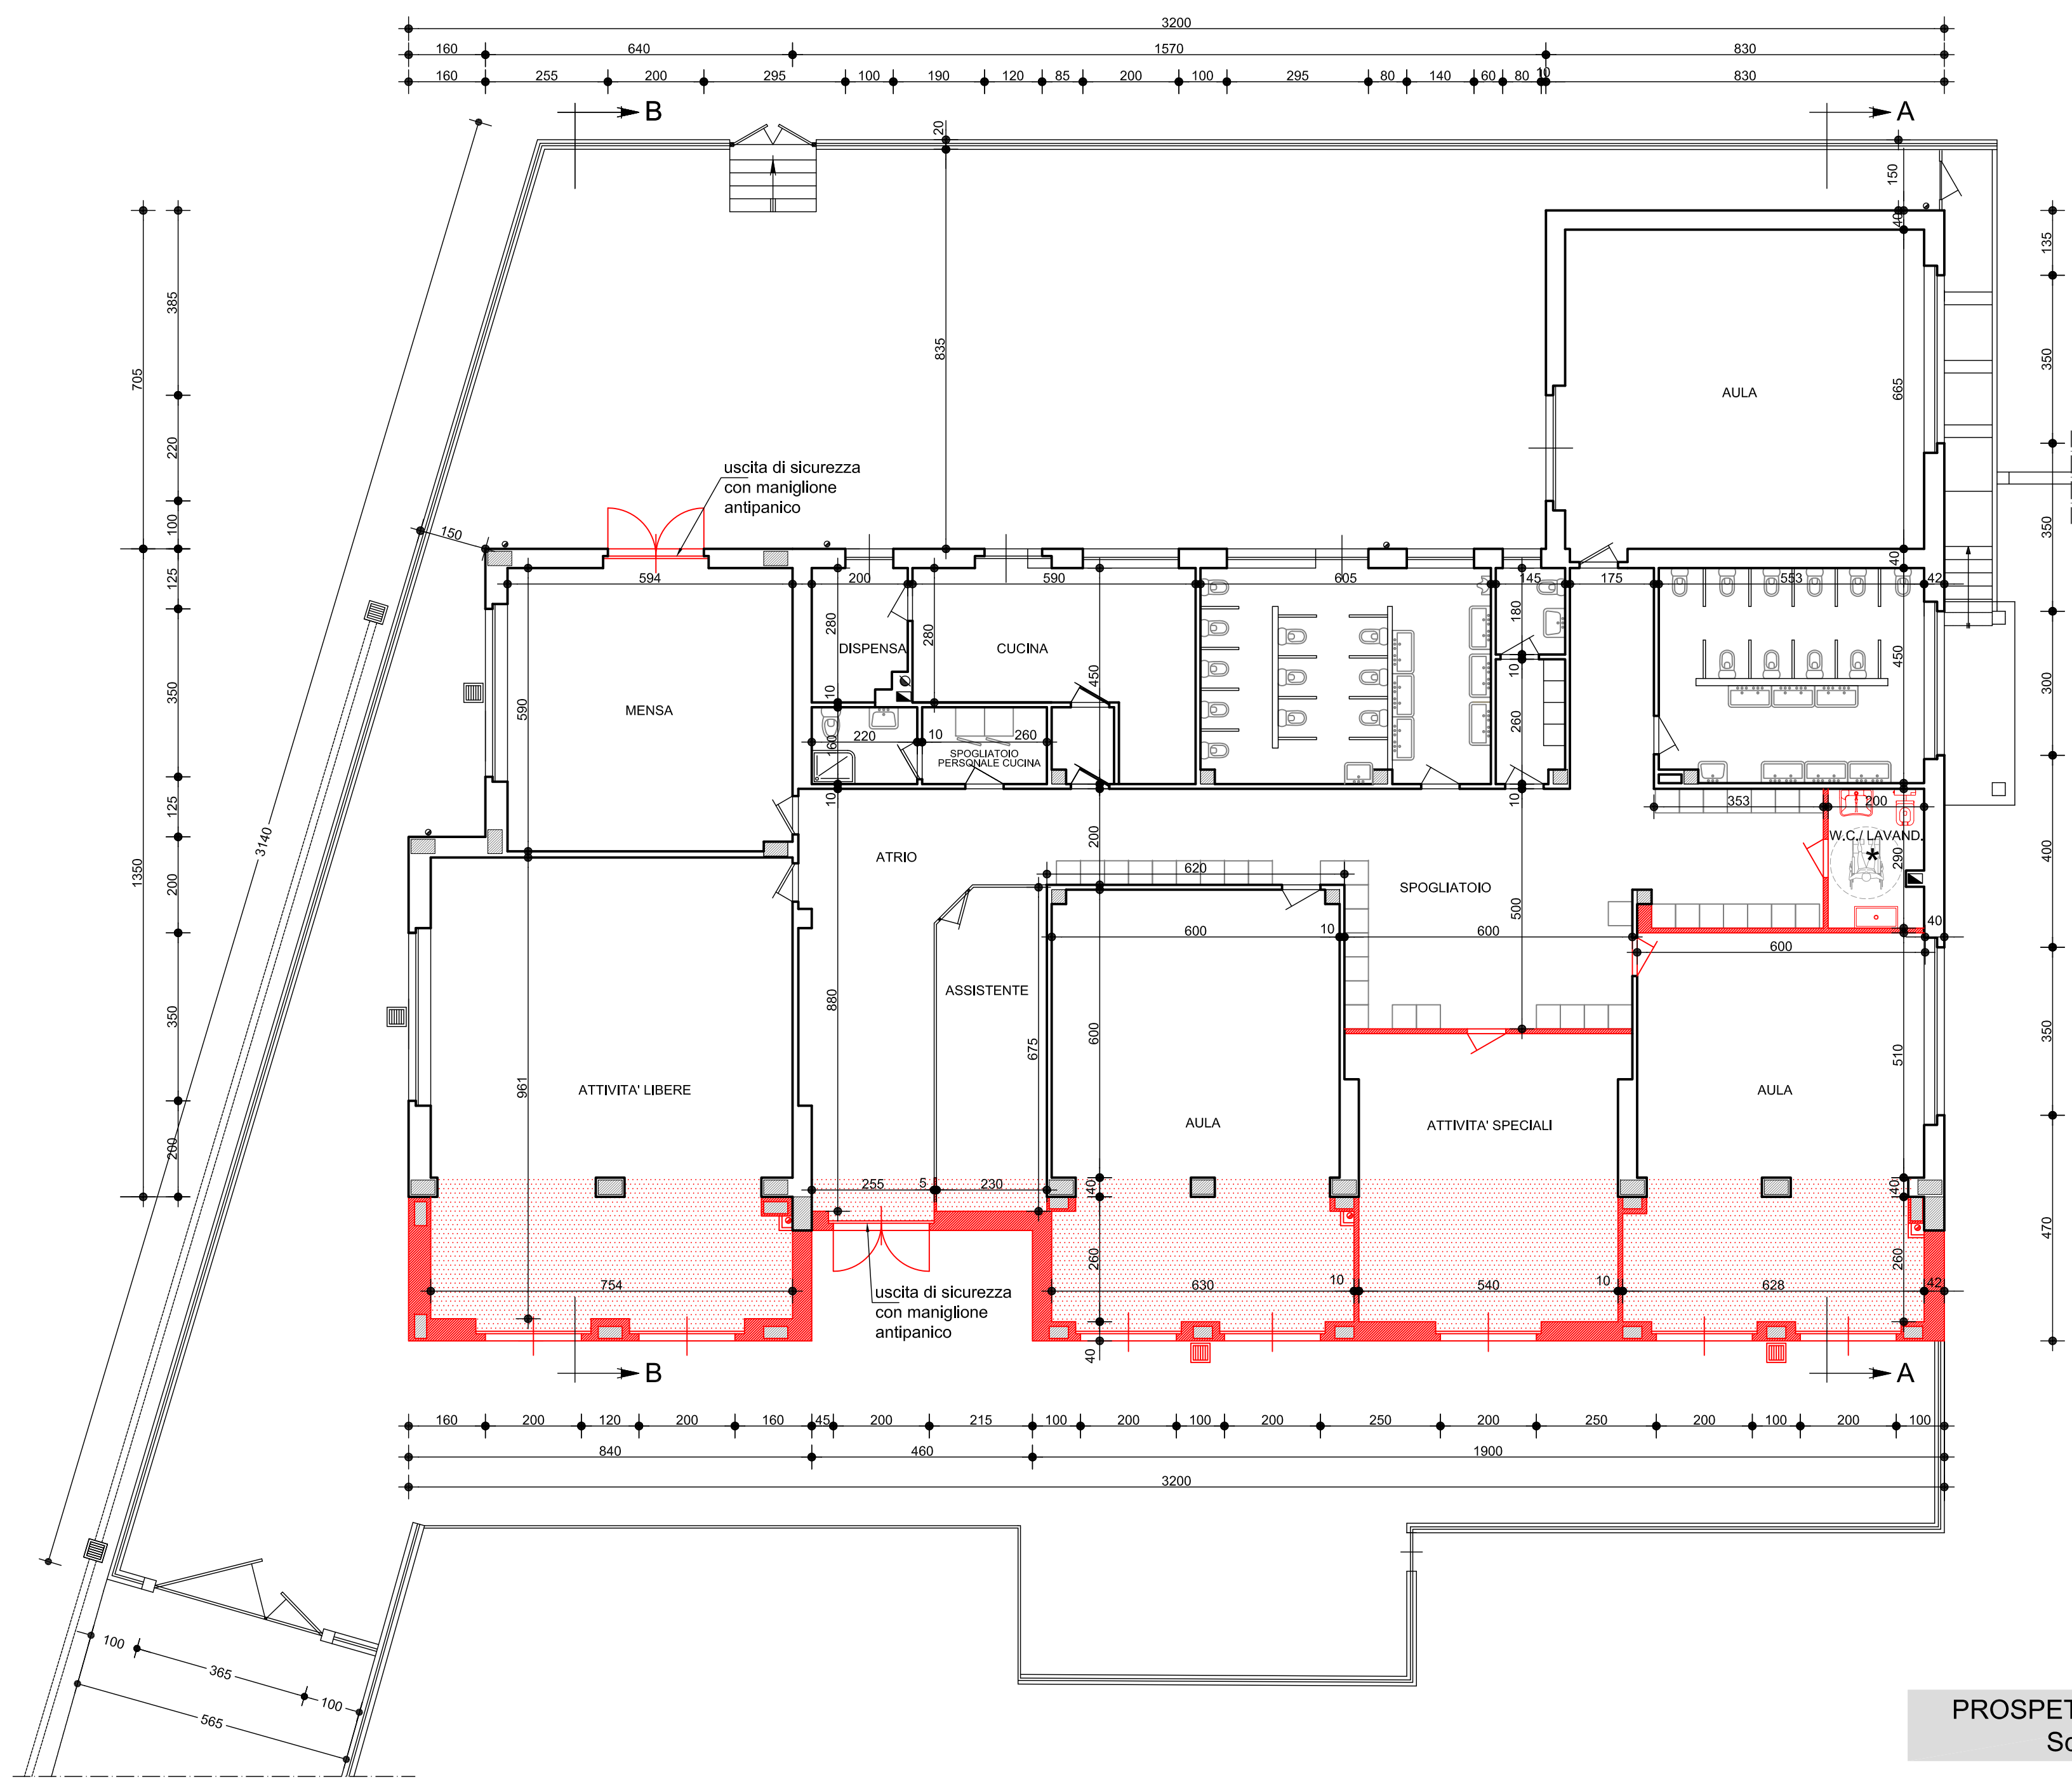


PIANTA PIANO INTERRATO
Scala 1:100

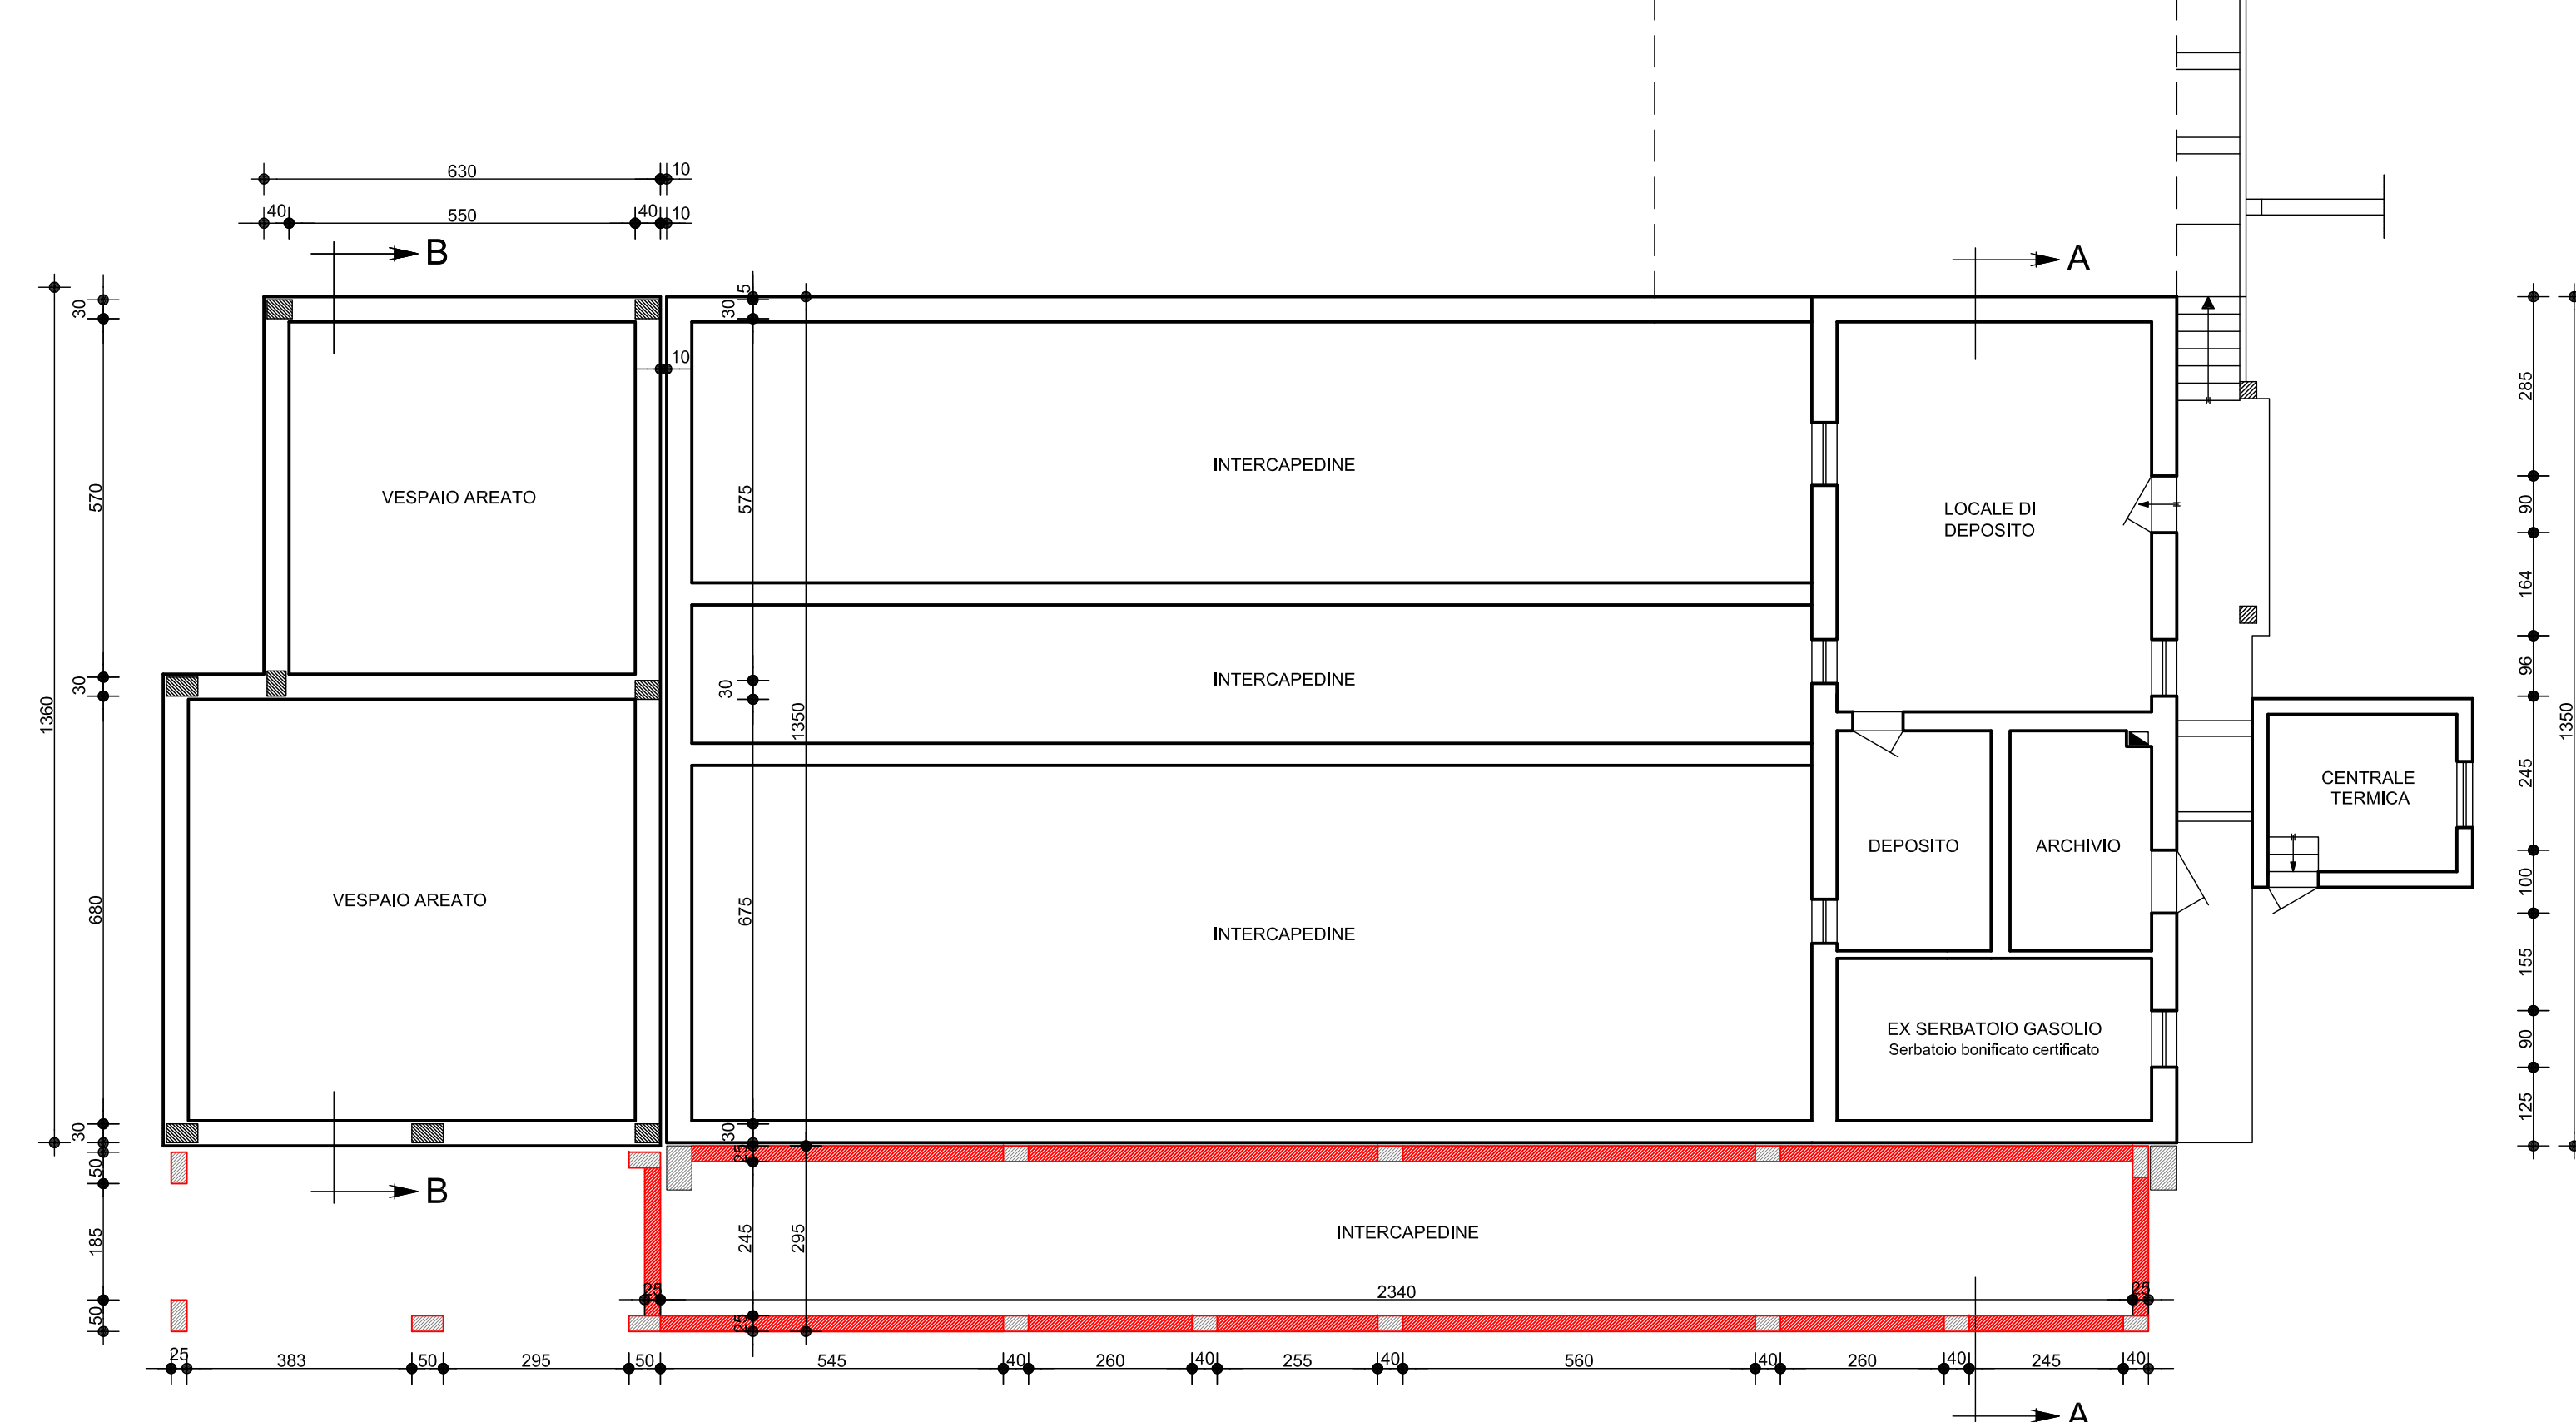


SEZIONE A-A
Scala 1:100

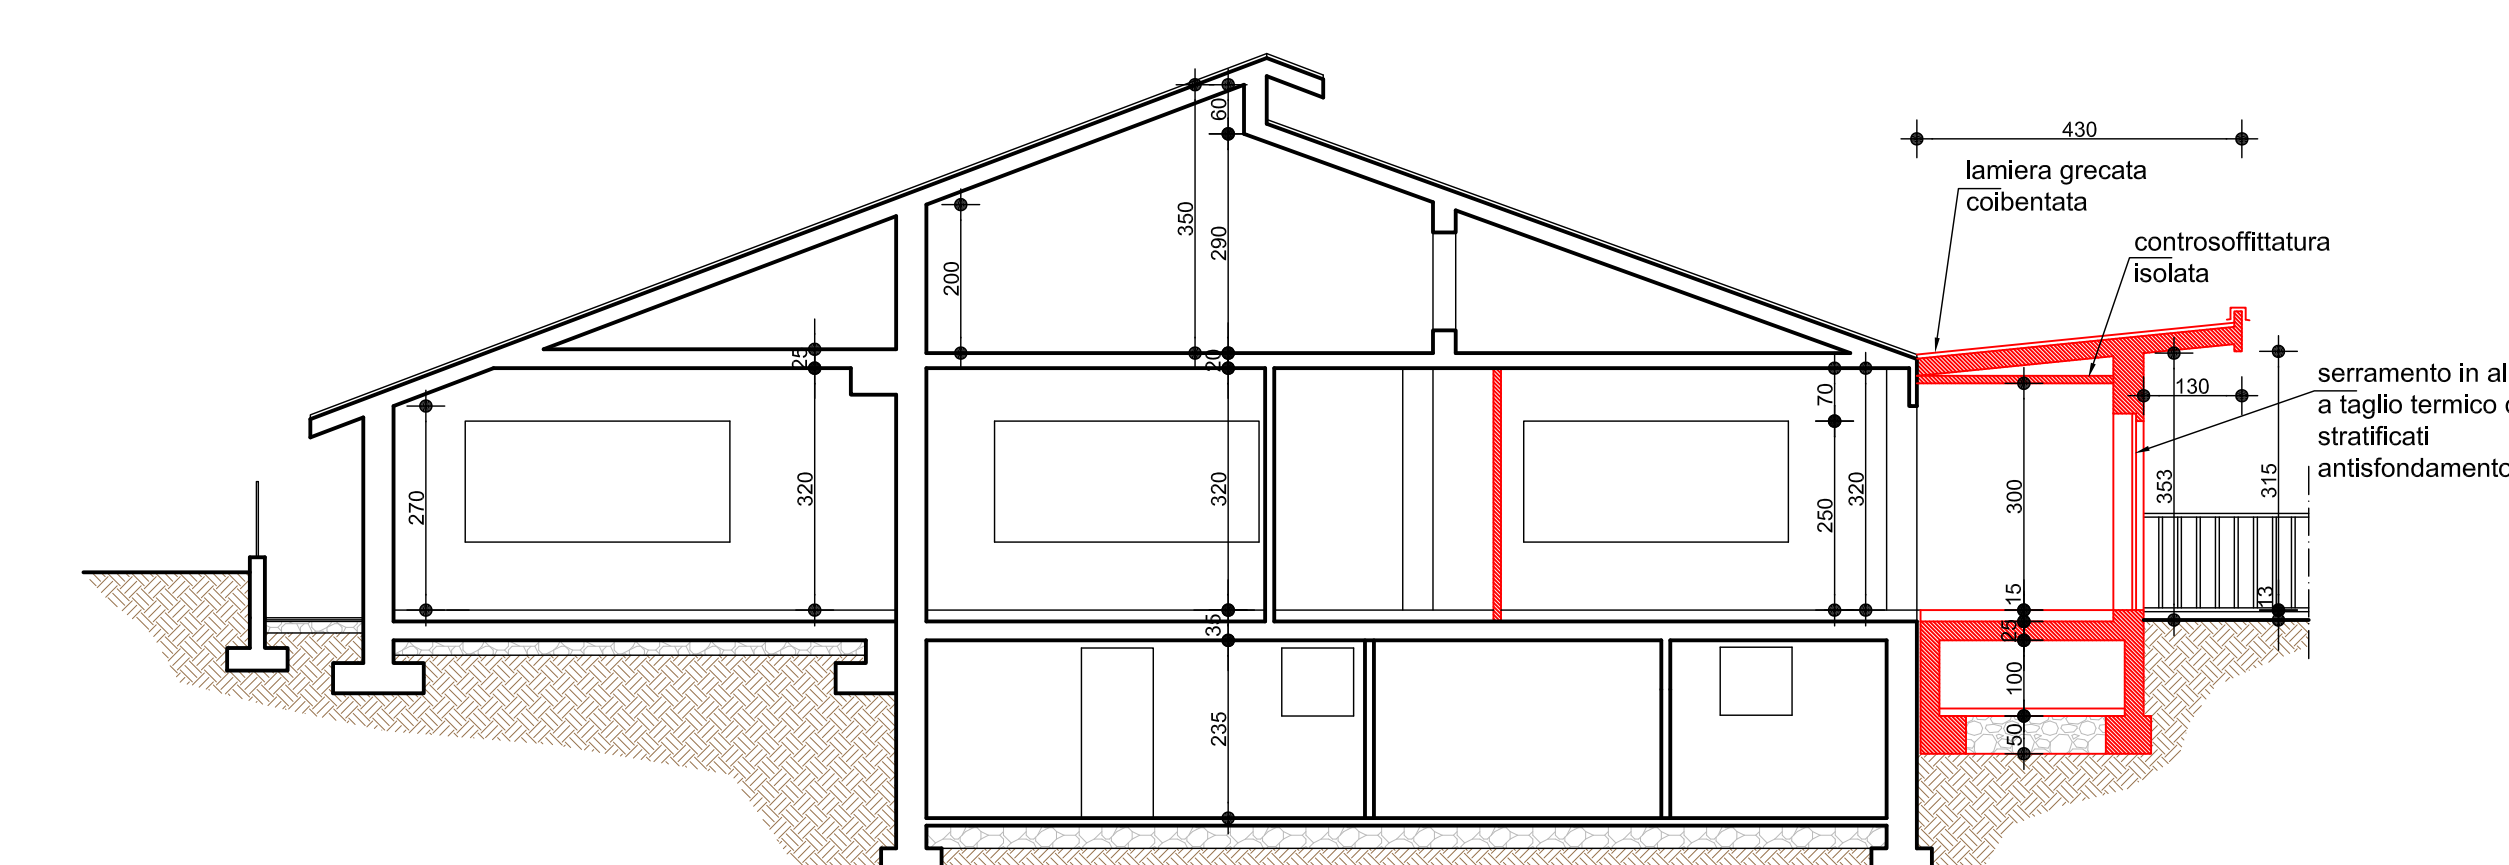


PROSPETTO SUD-OVEST
Scala 1:100

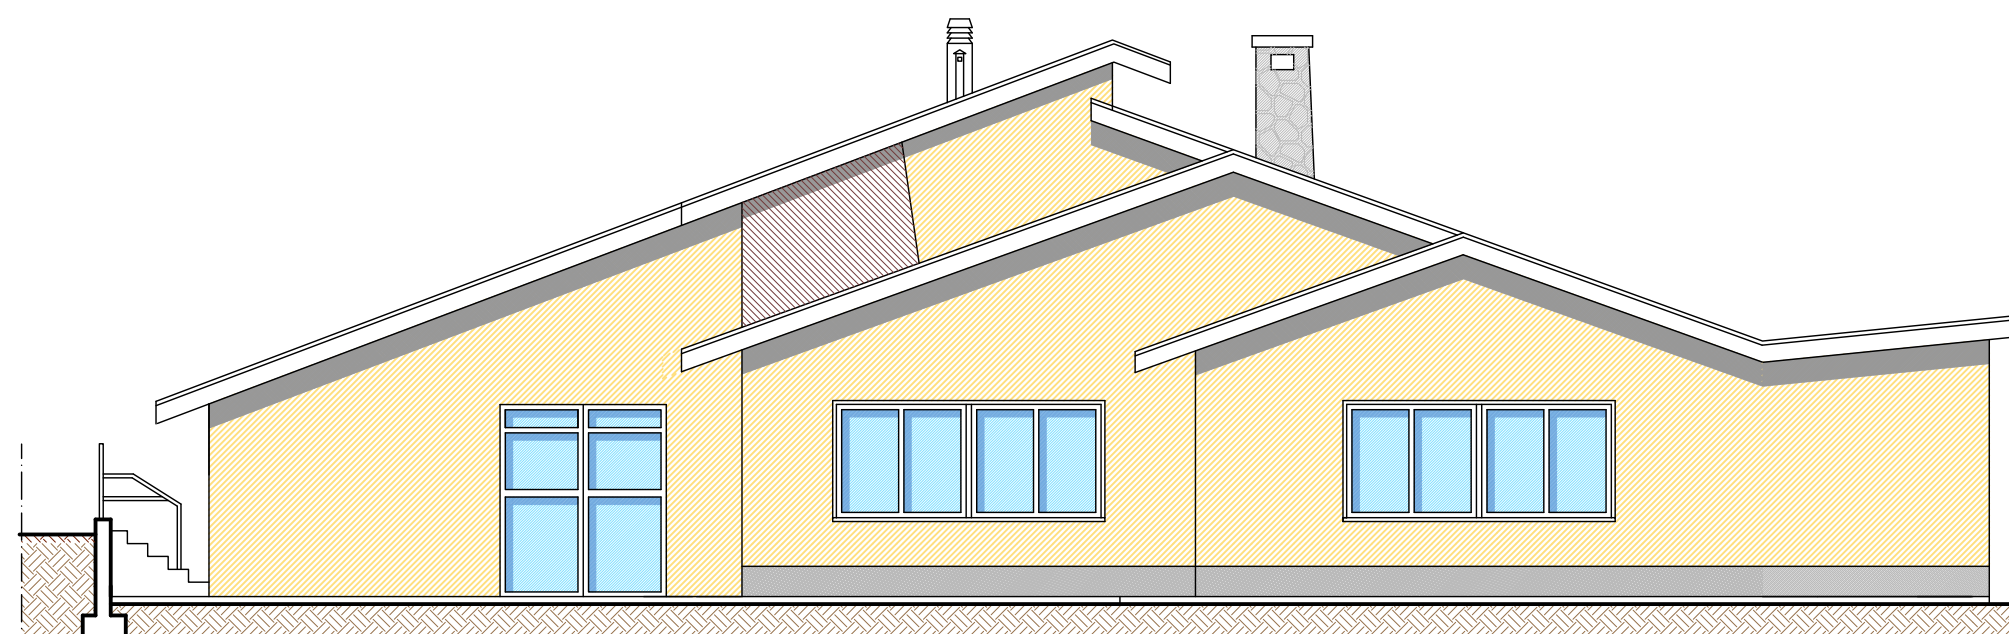


PROSPETTO NORD-EST
Scala 1:100

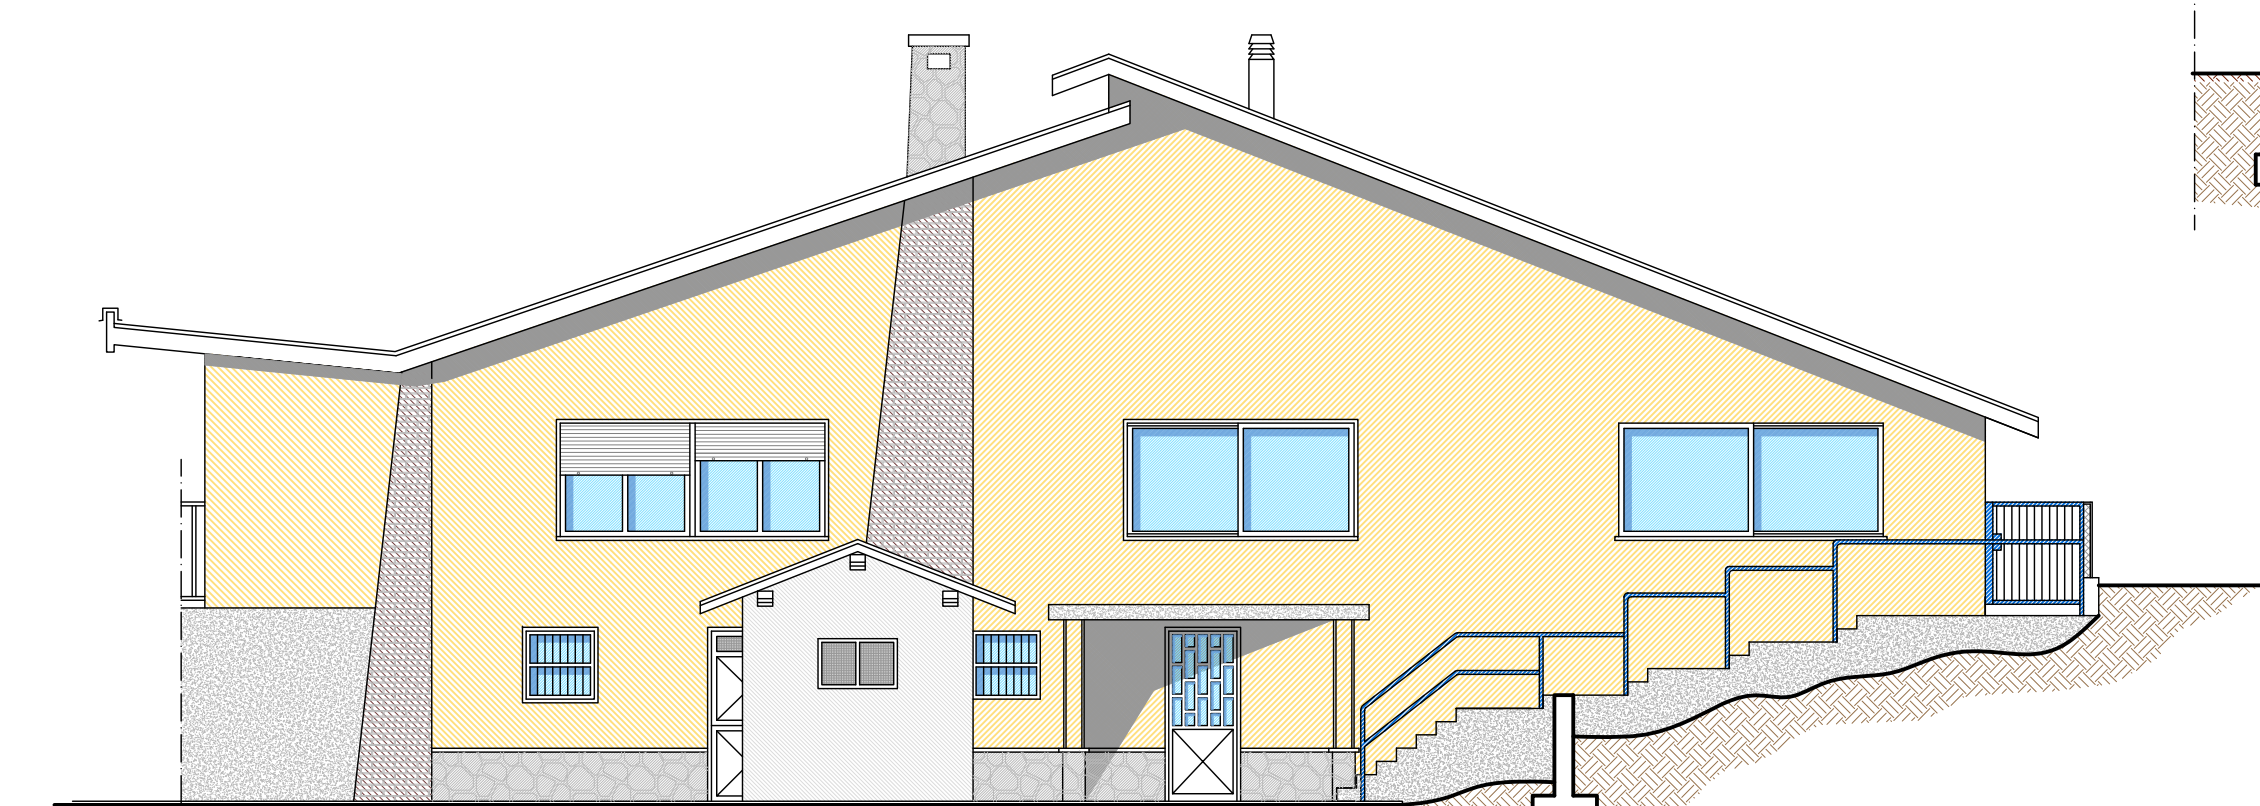

PROSPETTO NORD-OVEST
Scala 1:100

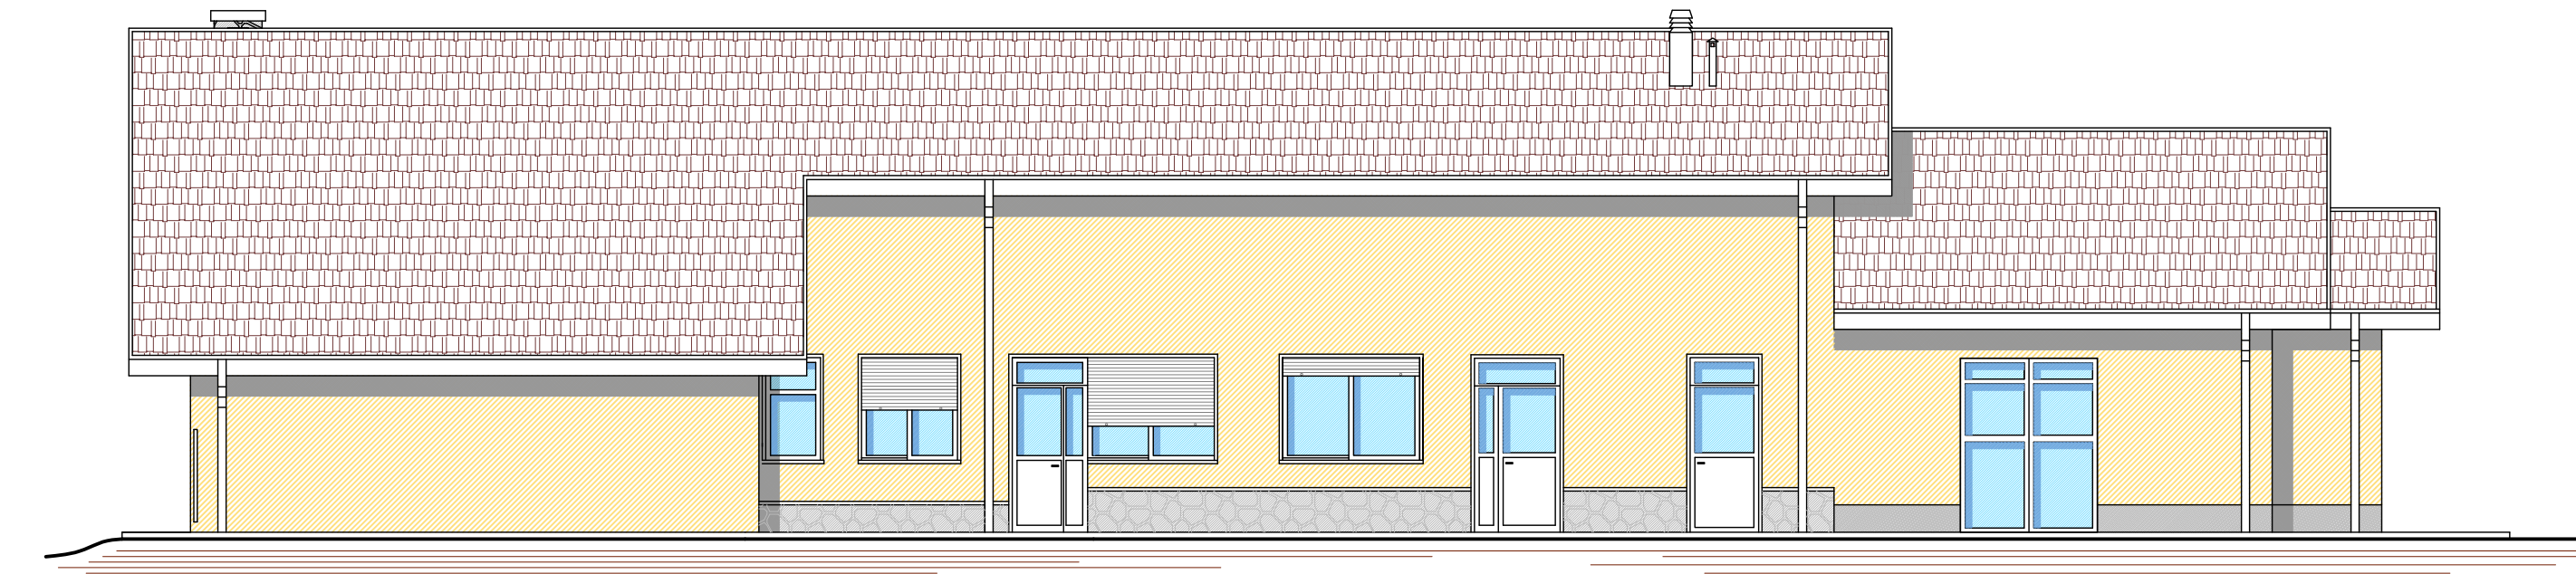

SEZIONE B-B
Scala 1:100

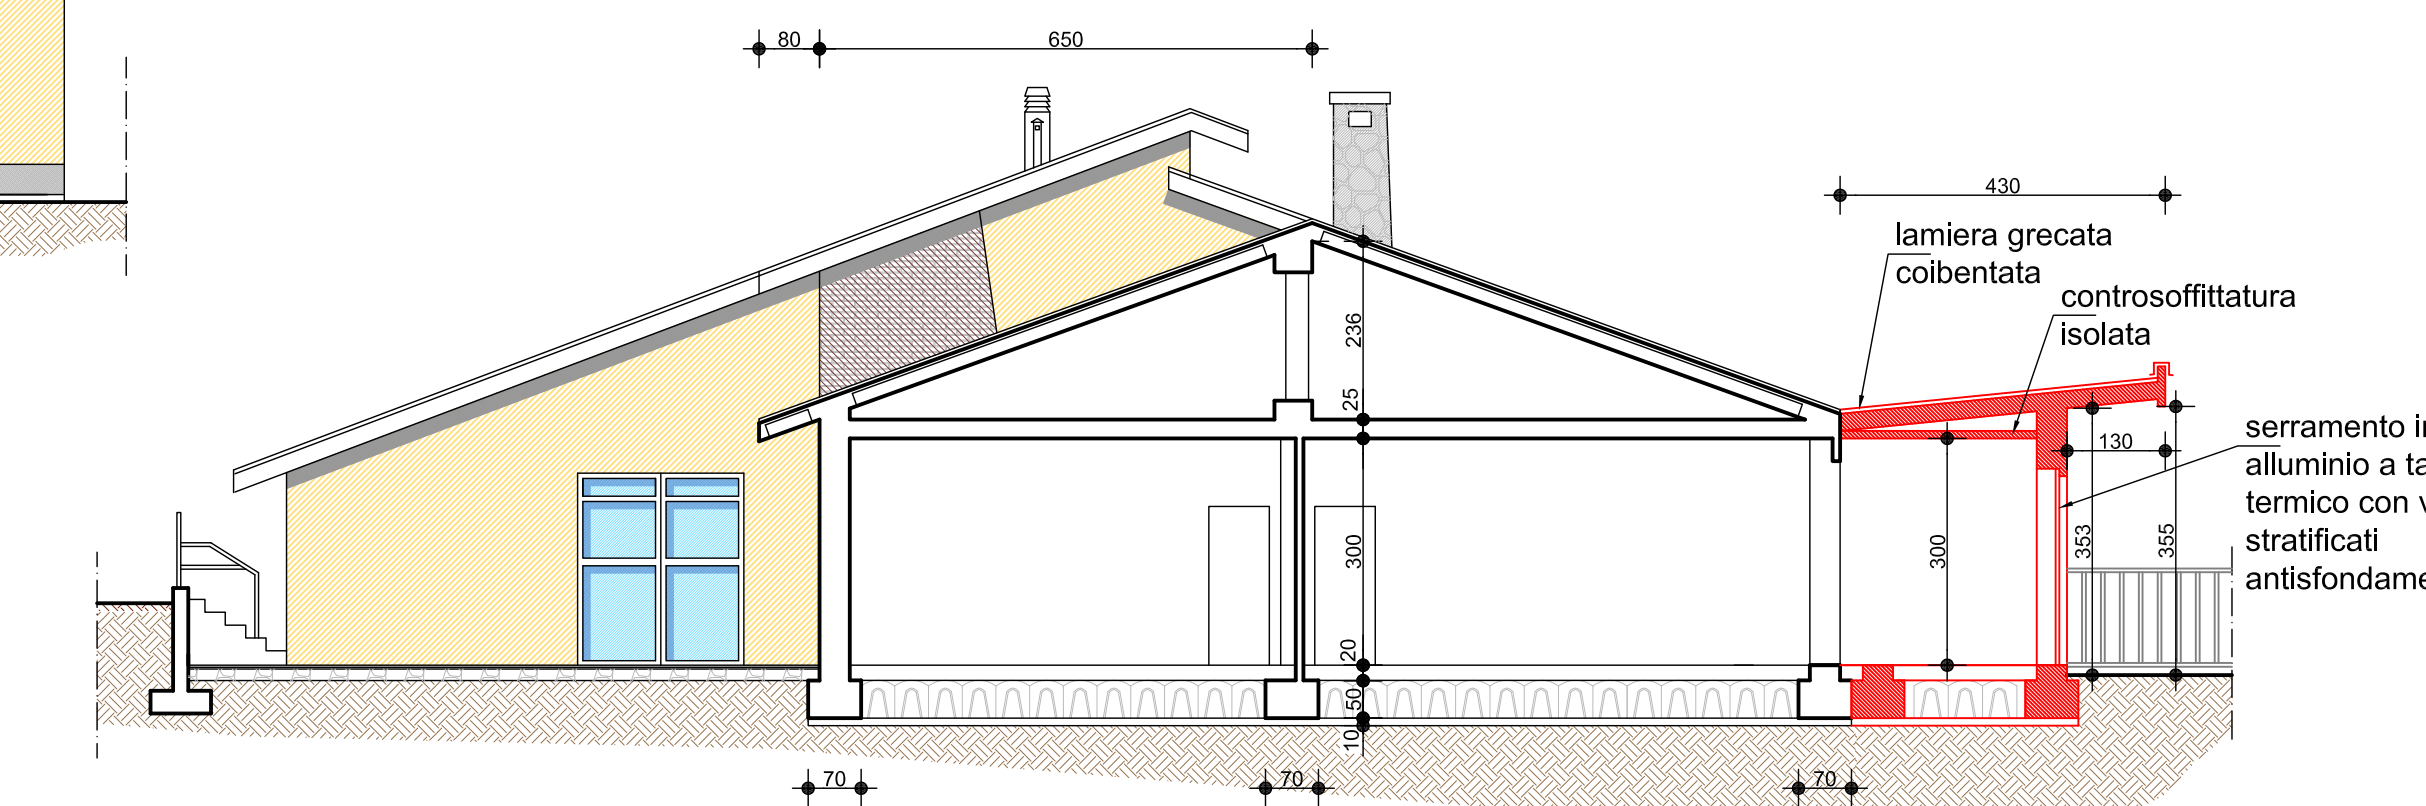

PROSPETTO SUD-EST
Scala 1:100

