



# Comune di Bricherasio

Città Metropolitana di Torino

## PROGETTO ESECUTIVO

art. 22, sez. III, allegato I.7 del D.Lgs 36/2023

Interventi di adeguamento alle norme di sicurezza del campo da calcio a 11 presso gli impianti sportivi comunali

via De Gregorio di Sant'Elia  
Area S3 di P.R.G.C. "Servizi Urbani Esistenti"

### TAVOLA DI PROGETTO

PLANIMETRIA CON INDICAZIONE DELLE OPERE ELETTRICHE

**RICHIEDENTE** **PROGETTISTA**

**COMUNE DI BRICHERASIO**  
IL SINDACO

arch. Cristina ROSTAGNOTTO  
Via Cesare Battisti n. 3  
10064 - PINEROLO (TO)  
C.F. RST CST 77R56186798



**ELABORATO GRAFICO** **ARCHIVIO**

59501\_esec01

**DATA**

luglio 2024

**Elab**


**BGR Architettura**  
studio tecnico associato  
Via Cesare Battisti n. 3 - 10064 Pinerolo ( TO )  
Tel-Fax.: 0121 72022  
e-mail: c.rostagnotto@bgrarchitettura.it  
P.I. C.F.: 08768580014

**2**

Studio Tecnico Associato BGR Architettura Arch. Cristina Rostagnotto

## INTERVENTI A PROGETTO - IMPIANTO ELETTRICO

PLANIMETRIA DEL CAMPO SPORTIVO - scala 1:200

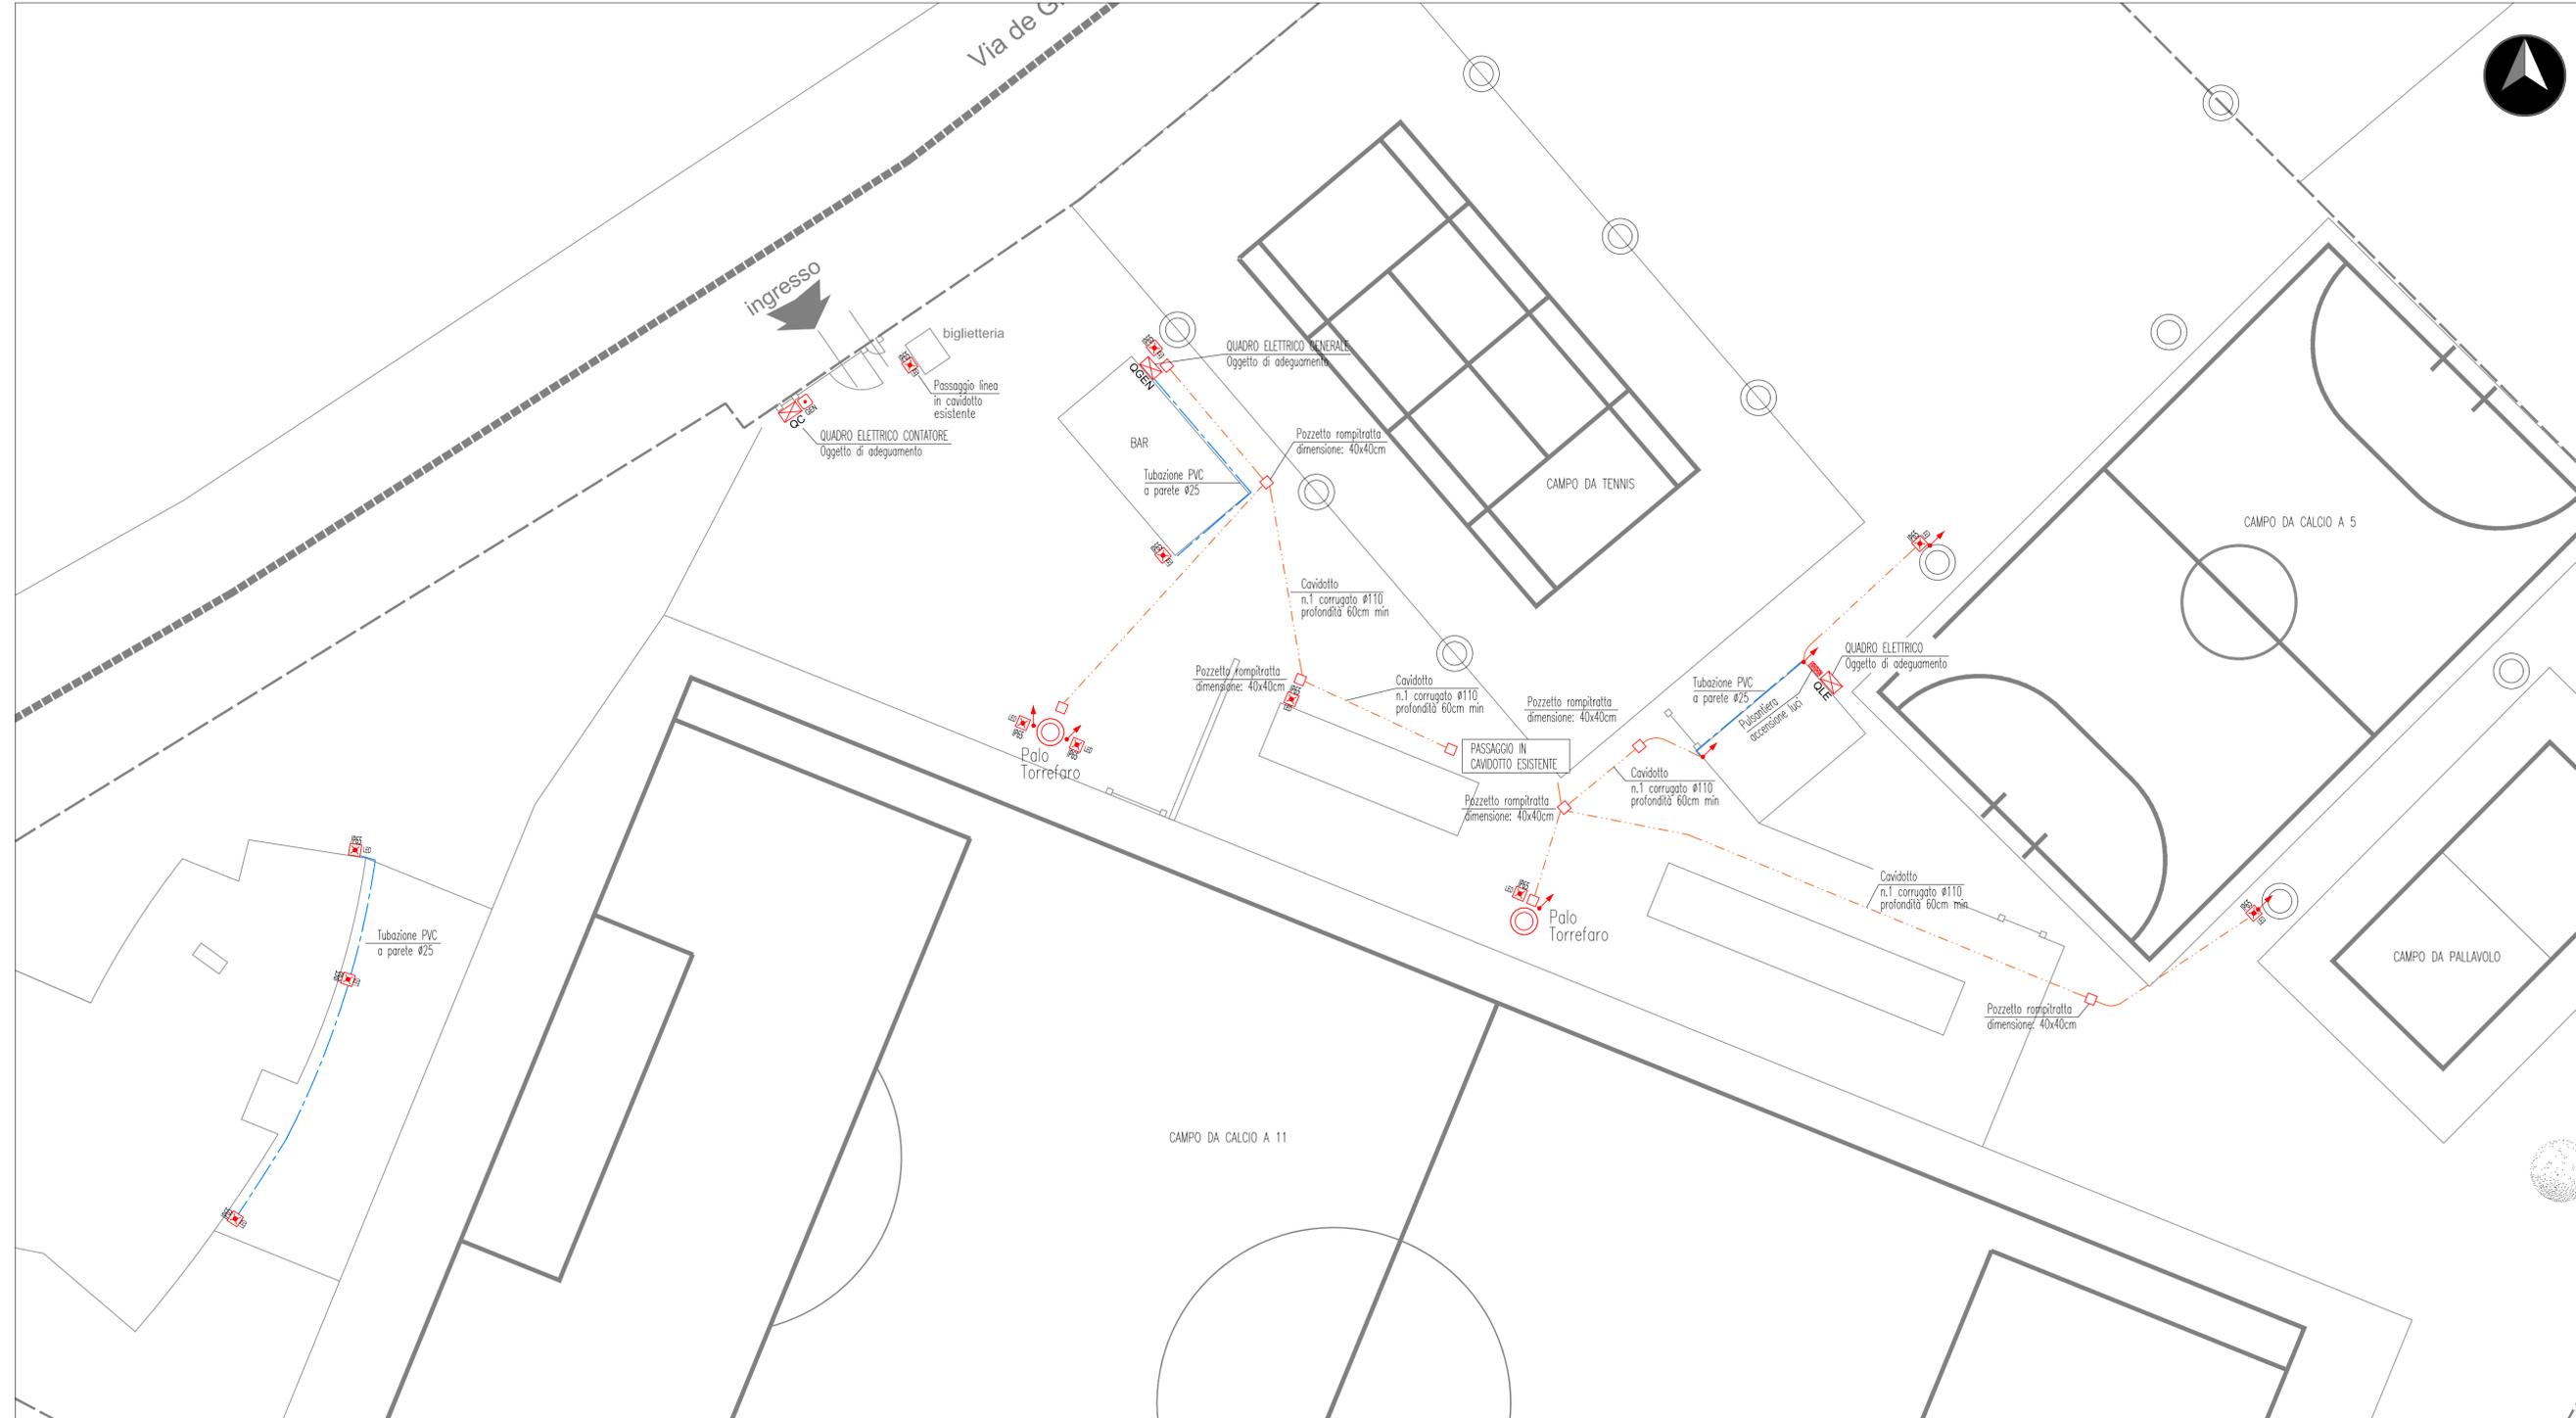

### LEGENDA

#### LEGENDA

-  Quadro elettrico contatore - oggetto di adeguamento
-  Quadro elettrico generale - oggetto di adeguamento
-  Quadro elettrico locale esterno - oggetto di adeguamento
-  Pulsante di sgancio di emergenza
-  Apparecchio di illuminazione tipo plafoniera dotata di sorgente luminosa LED e di gruppo di alimentazione per funzionamento in emergenza - autonomia 1h P=1000lm minimo
-  Pozzetto rompitratta con chiusino carrabile 60kg
-  Pulsante unipolare