

LAVORI DI ADEGUAMENTO  
SISMICO SCUOLA ELEMENTARE  
SITA IN VIA VITTORIO EMANUELE II

Codice generale	Codice dell'opera	Lotto	Livello di progettazione	Area di progettazione	Numero elaborato	Tipo documento	Versione
Abri	026	0	E	E	031	piante	0-19

IL RESPONSABILE DEL PROCEDIMENTO :

Geom. Romina BRUNO FRANCO

I PROGETTISTI:

Dott. Ing. Valter Ripamonti (Capogruppo)

Dott. Ing. Ivan Barbero

Dott. Geol. Marco Barbero

Studio Tecnico Dott. Ing. Valter Ripamonti - Via Tessore n° 25 - 10064 Pinerolo - (TO)  
Tel 0121/77445 - Fax 0121/375733 - E-Mail:segreteria@ripamontistudio.com - tecnico@ripamontistudio.com


PROGETTO ESECUTIVO

OGGETTO

IMPIANTO ELETTRICO  
SCHEMI PLANIMETRICI PIANO RIALZATO


VERS.	MODIFICHE	DATA	REDATTORE	SCALA
0	PRIMA CONSEGNA	Marzo 2019	EC	1:100
1				
2				
3				
4				

Disposizione Apparecchi per 'illuminazione (distribuzione nel controsoffitto) - Scala 1:100 -

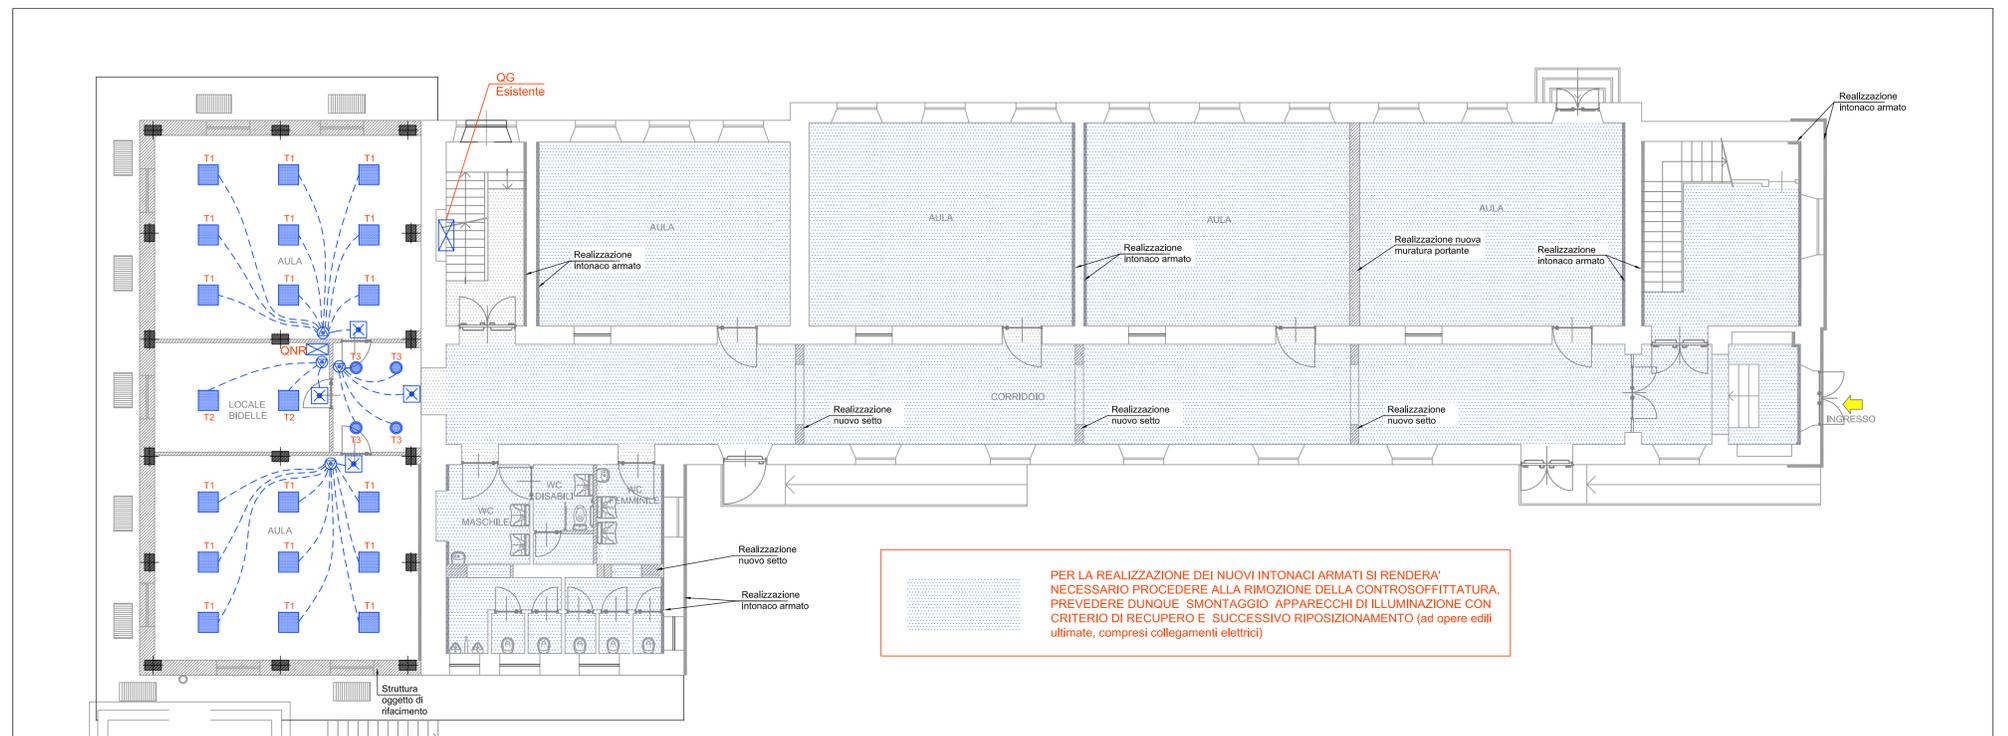

PER LA REALIZZAZIONE DEI NUOVI INTONACI ARMATI SI RENDERA' NECESSARIO PROCEDERE ALLA RIMOZIONE DELLA CONTROSOFFITTATURA. PREVEDERE DUNQUE SMONTAGGIO APPARECCHI DI ILLUMINAZIONE CON CRITERIO DI RECUPERO E SUCCESSIVO RIPOSIZIONAMENTO (ad opere edili ultimate, compresi collegamenti elettrici)

Disposizione Apparecchi FM / Speciali / Comandi Luce (Distribuzione a pavimento) - Scala 1:100 -

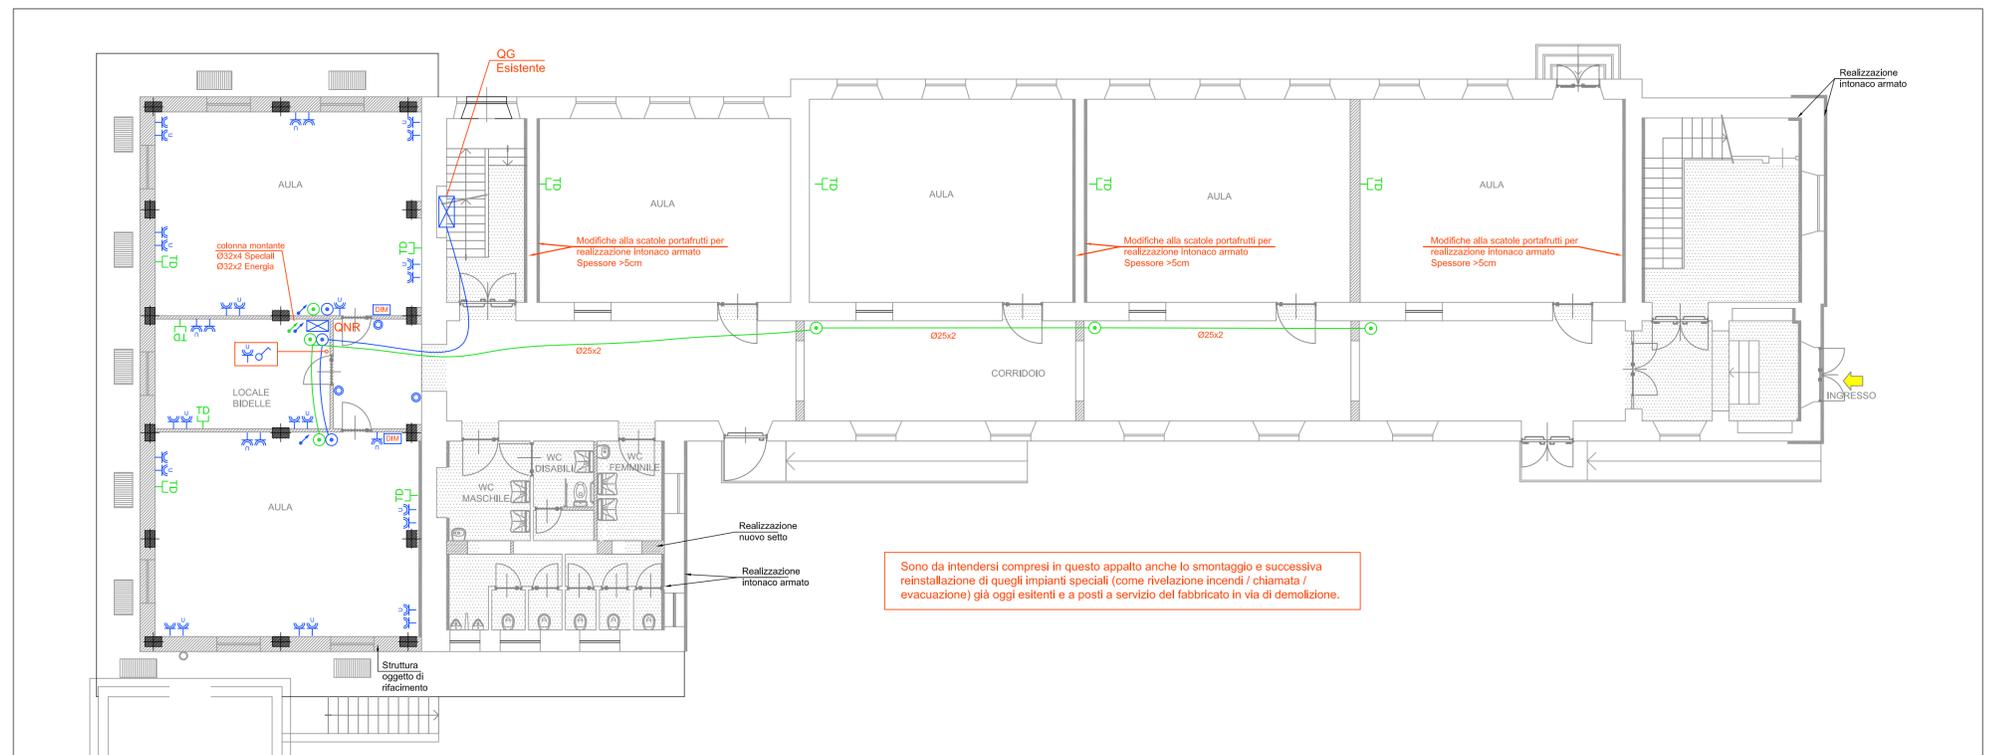

Sono da intendersi compresi in questo appalto anche lo smontaggio e successiva reinstallazione di quegli impianti speciali (come rivelazione incendi / chiamata / evacuazione) già oggi esistenti e a posti a servizio del fabbricato in via di demolizione.

LEGENDA IMPIANTO ELETTRICO

Simbolo	Descrizione	Simbolo	Descrizione
	Fornitura elettrica	T1	Apparecchio di illuminazione - Tecnologia LED - Flusso 3600 lm Dimmerabile - ad incasso nel controsoffitto Tipo Disano LED Panel Art. 842 o similare
	Quadro elettrico	T2	Apparecchio di illuminazione - Tecnologia LED - Flusso 3600 lm ad incasso nel controsoffitto Tipo Disano LED Panel Art. 842 o similare
	Scatola di derivazione ad incasso	T3	Apparecchio di illuminazione - Tecnologia Fluorescente - Flusso 3600 lm - Tipo Disano Hydro 1x38W o similare
	Scatola di derivazione a parete	T4	Faretto per illuminazione - Tecnologia Led - Flusso 1500 lm - ad incasso nel controsoffitto Tipo Disano Compact 883
	Presse bipasso 10/16A in scatola ad incasso		Quadro Rack esistente
	Presse UNEL in scatola ad incasso		Presse Dati
	Interruttore in scatola ad incasso		Conduttura ascendente
	Deviatore in scatola ad incasso		Conduttura discendente
	Pulsante in scatola ad incasso		
	Presse UNEL in scatola a parete		
	Interruttore in scatola a parete		
	Deviatore in scatola a parete		
	Conduttura a parete / soffitto (ENERGIA) - incassata		
	Conduttura a parete / soffitto (ENERGIA) - a vista		
	Conduttura nel controsoffitto		